

- 1 - SANITAIRES PUBLICS _ DET-SAN :
DET-SAN-01 : Plan R-1 - Plan plafonds
DET-SAN-02 : ELEVATIONS 1 et 2
DET-SAN-03 : ELEVATIONS 3 et 4
- 2 - SANITAIRES MATERNELLE _ DET-SAN :
DET-SAN-04 : Plan RDC - Plan plafonds
DET-SAN-05 : ELEVATION 1 et 2
- 3 - SANITAIRES ELEMENTAIRES _ DET-SAN :
DET-SAN-06 : Plan RDC
DET-SAN-07 : Plan plafonds
DET-SAN-08 : ELEVATION 1 et 2

GROUPE SCOLAIRE ET
EQUIPEMENT SPORTIF
SAINT-CYR-SUR-LOIRE (37)


MAITRISE D'OUVRAGE	Maîtrise d'ouvrage VILLE DE SAINT-CYR-SUR-LOIRE					Parc de la Perraudière BP139 37541 Saint-Cyr-sur-Loire tél: 02 47 42 80 52		
BUREAU CONTROLE	BUREAU VERITAS					29 et 31 rue de la Milletière 37074 Tours Cedex tél: 02 47 71 13 10		
BUREAU C.S.I.	CSD ASSOCIES					30, avenue Hubert Dubedout 33150 Cenon tél: 05 57 54 30 80		
BUREAU O.P.C.	POLYTEC					ZAC de la Châtaigneraie, 1 rue Briaudière Bat C. 37510 Ballan-Miré tél : 02 47 80 06 42		

MAITRISE D'OEUVRE	Architecte mandataire Marjan Hessamfar & Joe Vérons Architectes associés					13 rue Cancera 33 000 BORDEAUX tél : 05 56 13 11 06 fax : 05 56 51 33 01 info@hessamfar-verons.fr		
	Bureau d'étude structure TERRELL					11, rue Heinrich 92 100 Boulogne-Billancourt tel : 05 61 22 05 00		
	Bureau d'étude fluides LOUIS CHOULET					11, rue Gantière 63 000 Clermont-Ferrand tel : 04 73 28 60 50		
	Bureau d'étude VRD VIA INFRASTRUCTURE					Caserne Niel , 87 Quai de Queyries 33 100 Bordeaux tel : 05 64 10 01 65		
	Paysagiste BERTRAND MASSE					19, rue Renaudin 17 300 Rochefort tel : 05 46 84 96 65		
	Acousticien EMACOUSTIC					6bis Rue Claude Taffanel 33 800 Bordeaux tel : 05 56 85 96 89		
	Economiste TECHNIQUES & CHANTIERS					72, boulevard de Strasbourg 49 000 Angers tel : 02 41 66 14 25		


SANITAIRES

INDICE	DATE	MODIFICATIONS				ÉTABLI PAR	VÉRIFIÉ PAR	VISÉ PAR
A	14-11-2017							

ECHELLE	N° AFFAIRE	CODE EMETTEUR	CODE LOT	REFERENCE DOCUMENT	INDICE	N° FOLIO	N° DOCUMENT
		MHJV					DET-SAN





PRO/DCE

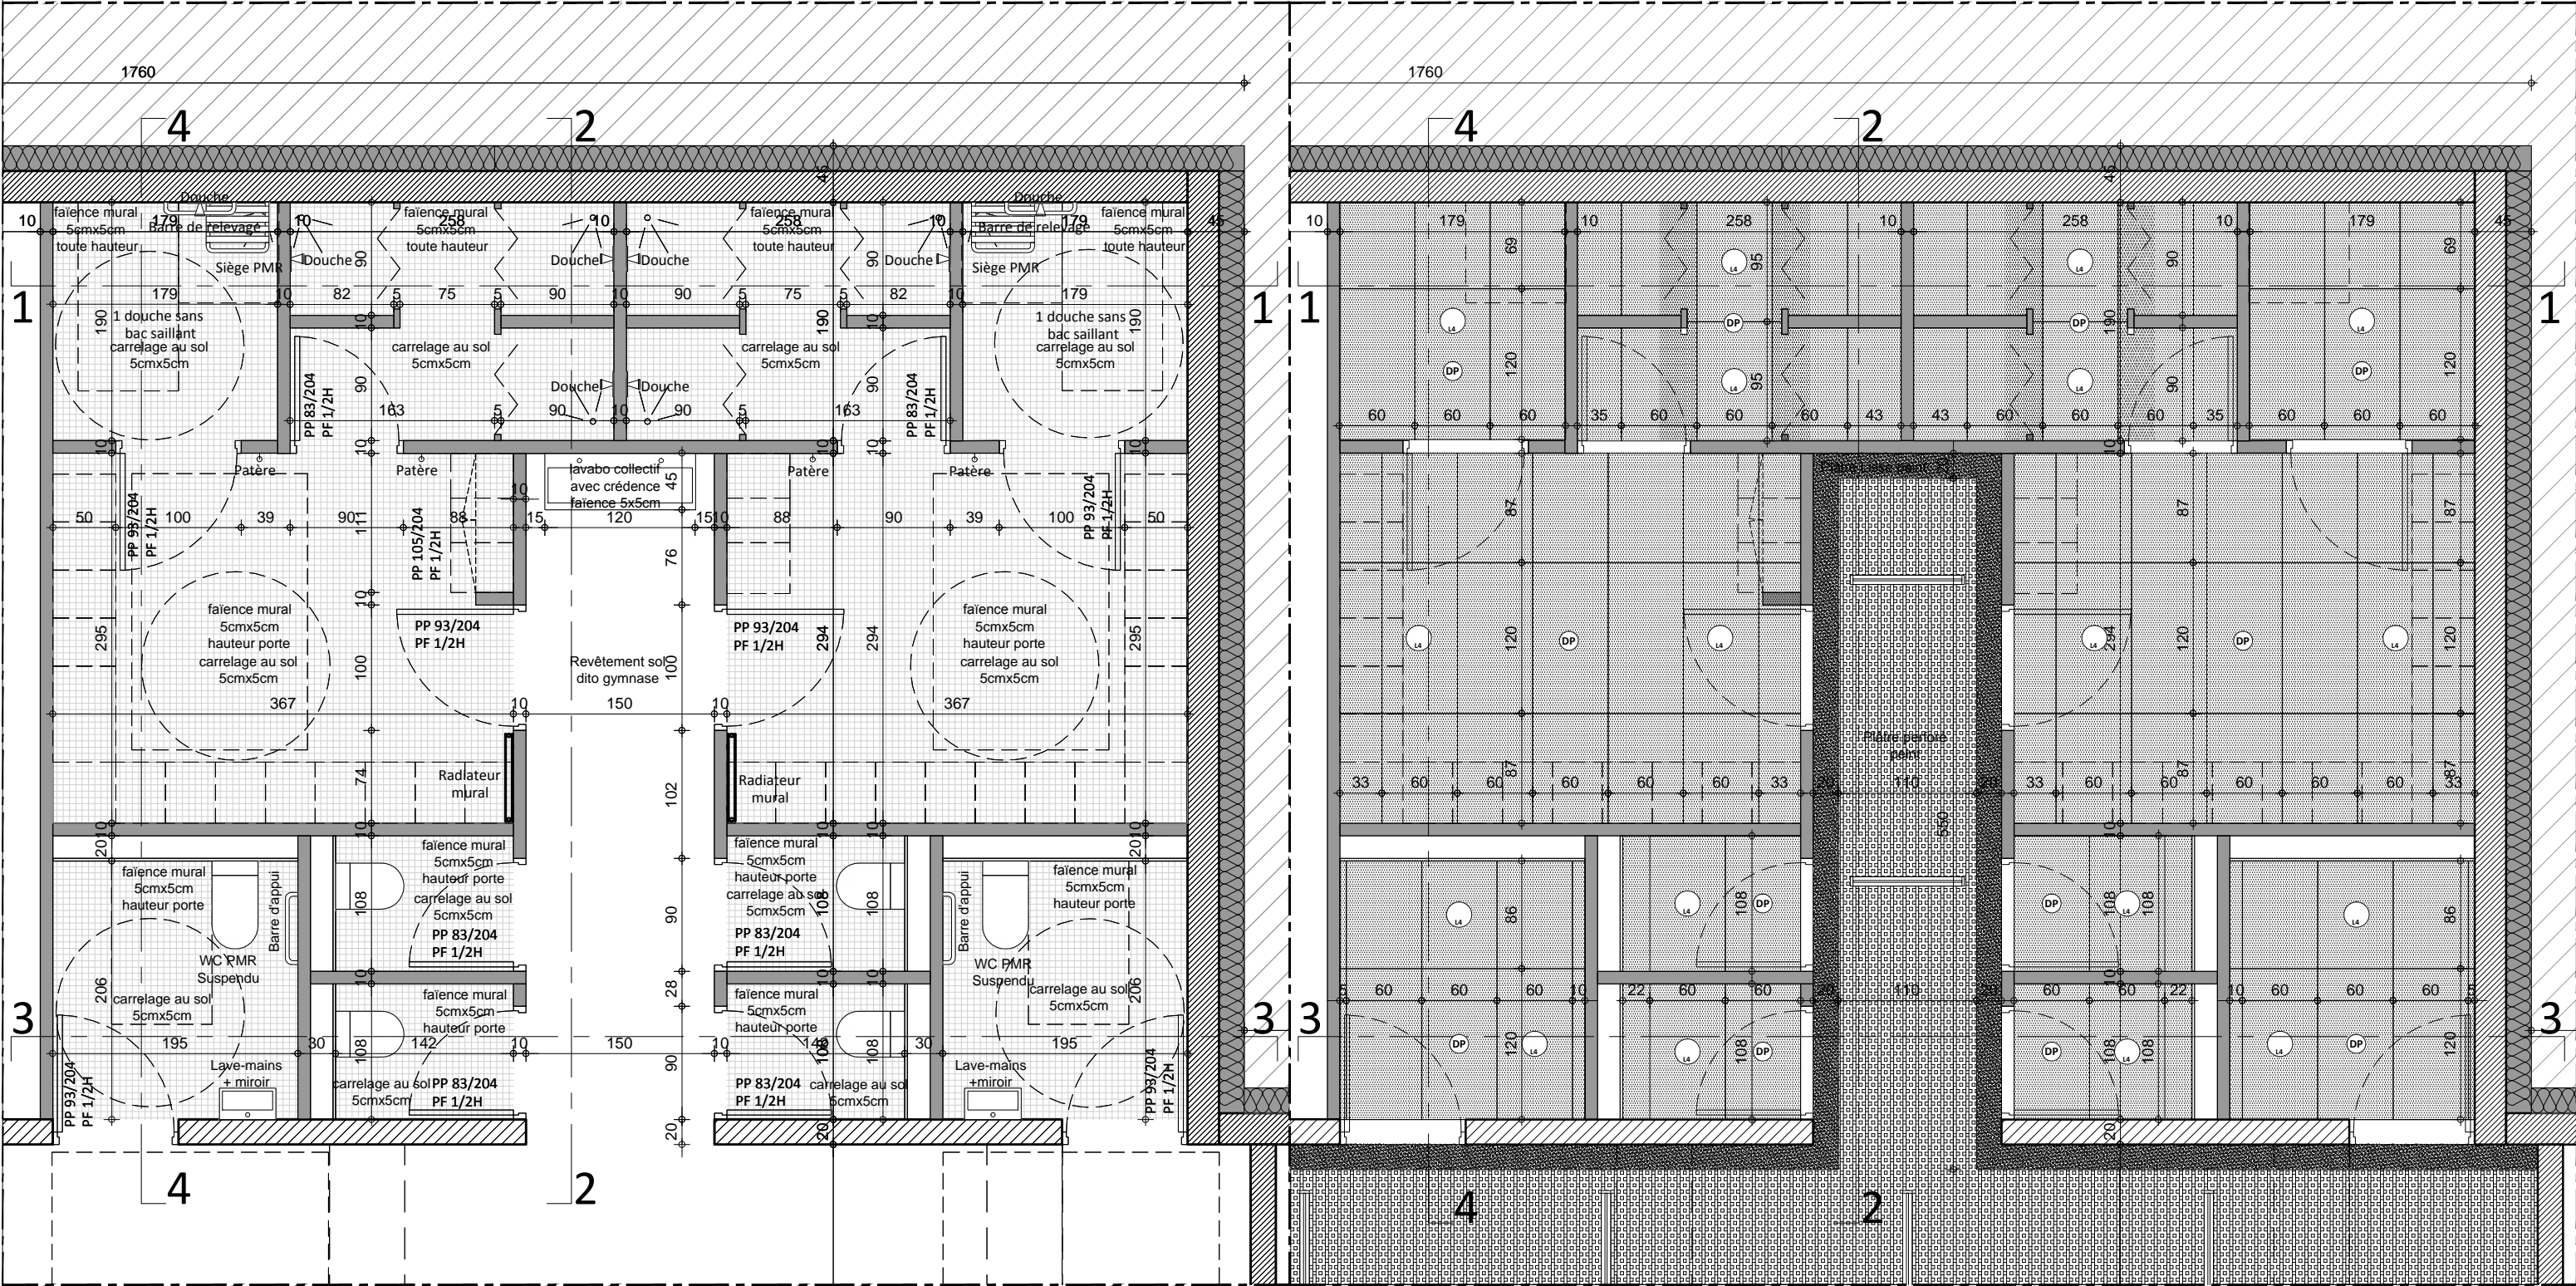



PLAN


PLAN PLAFONDS


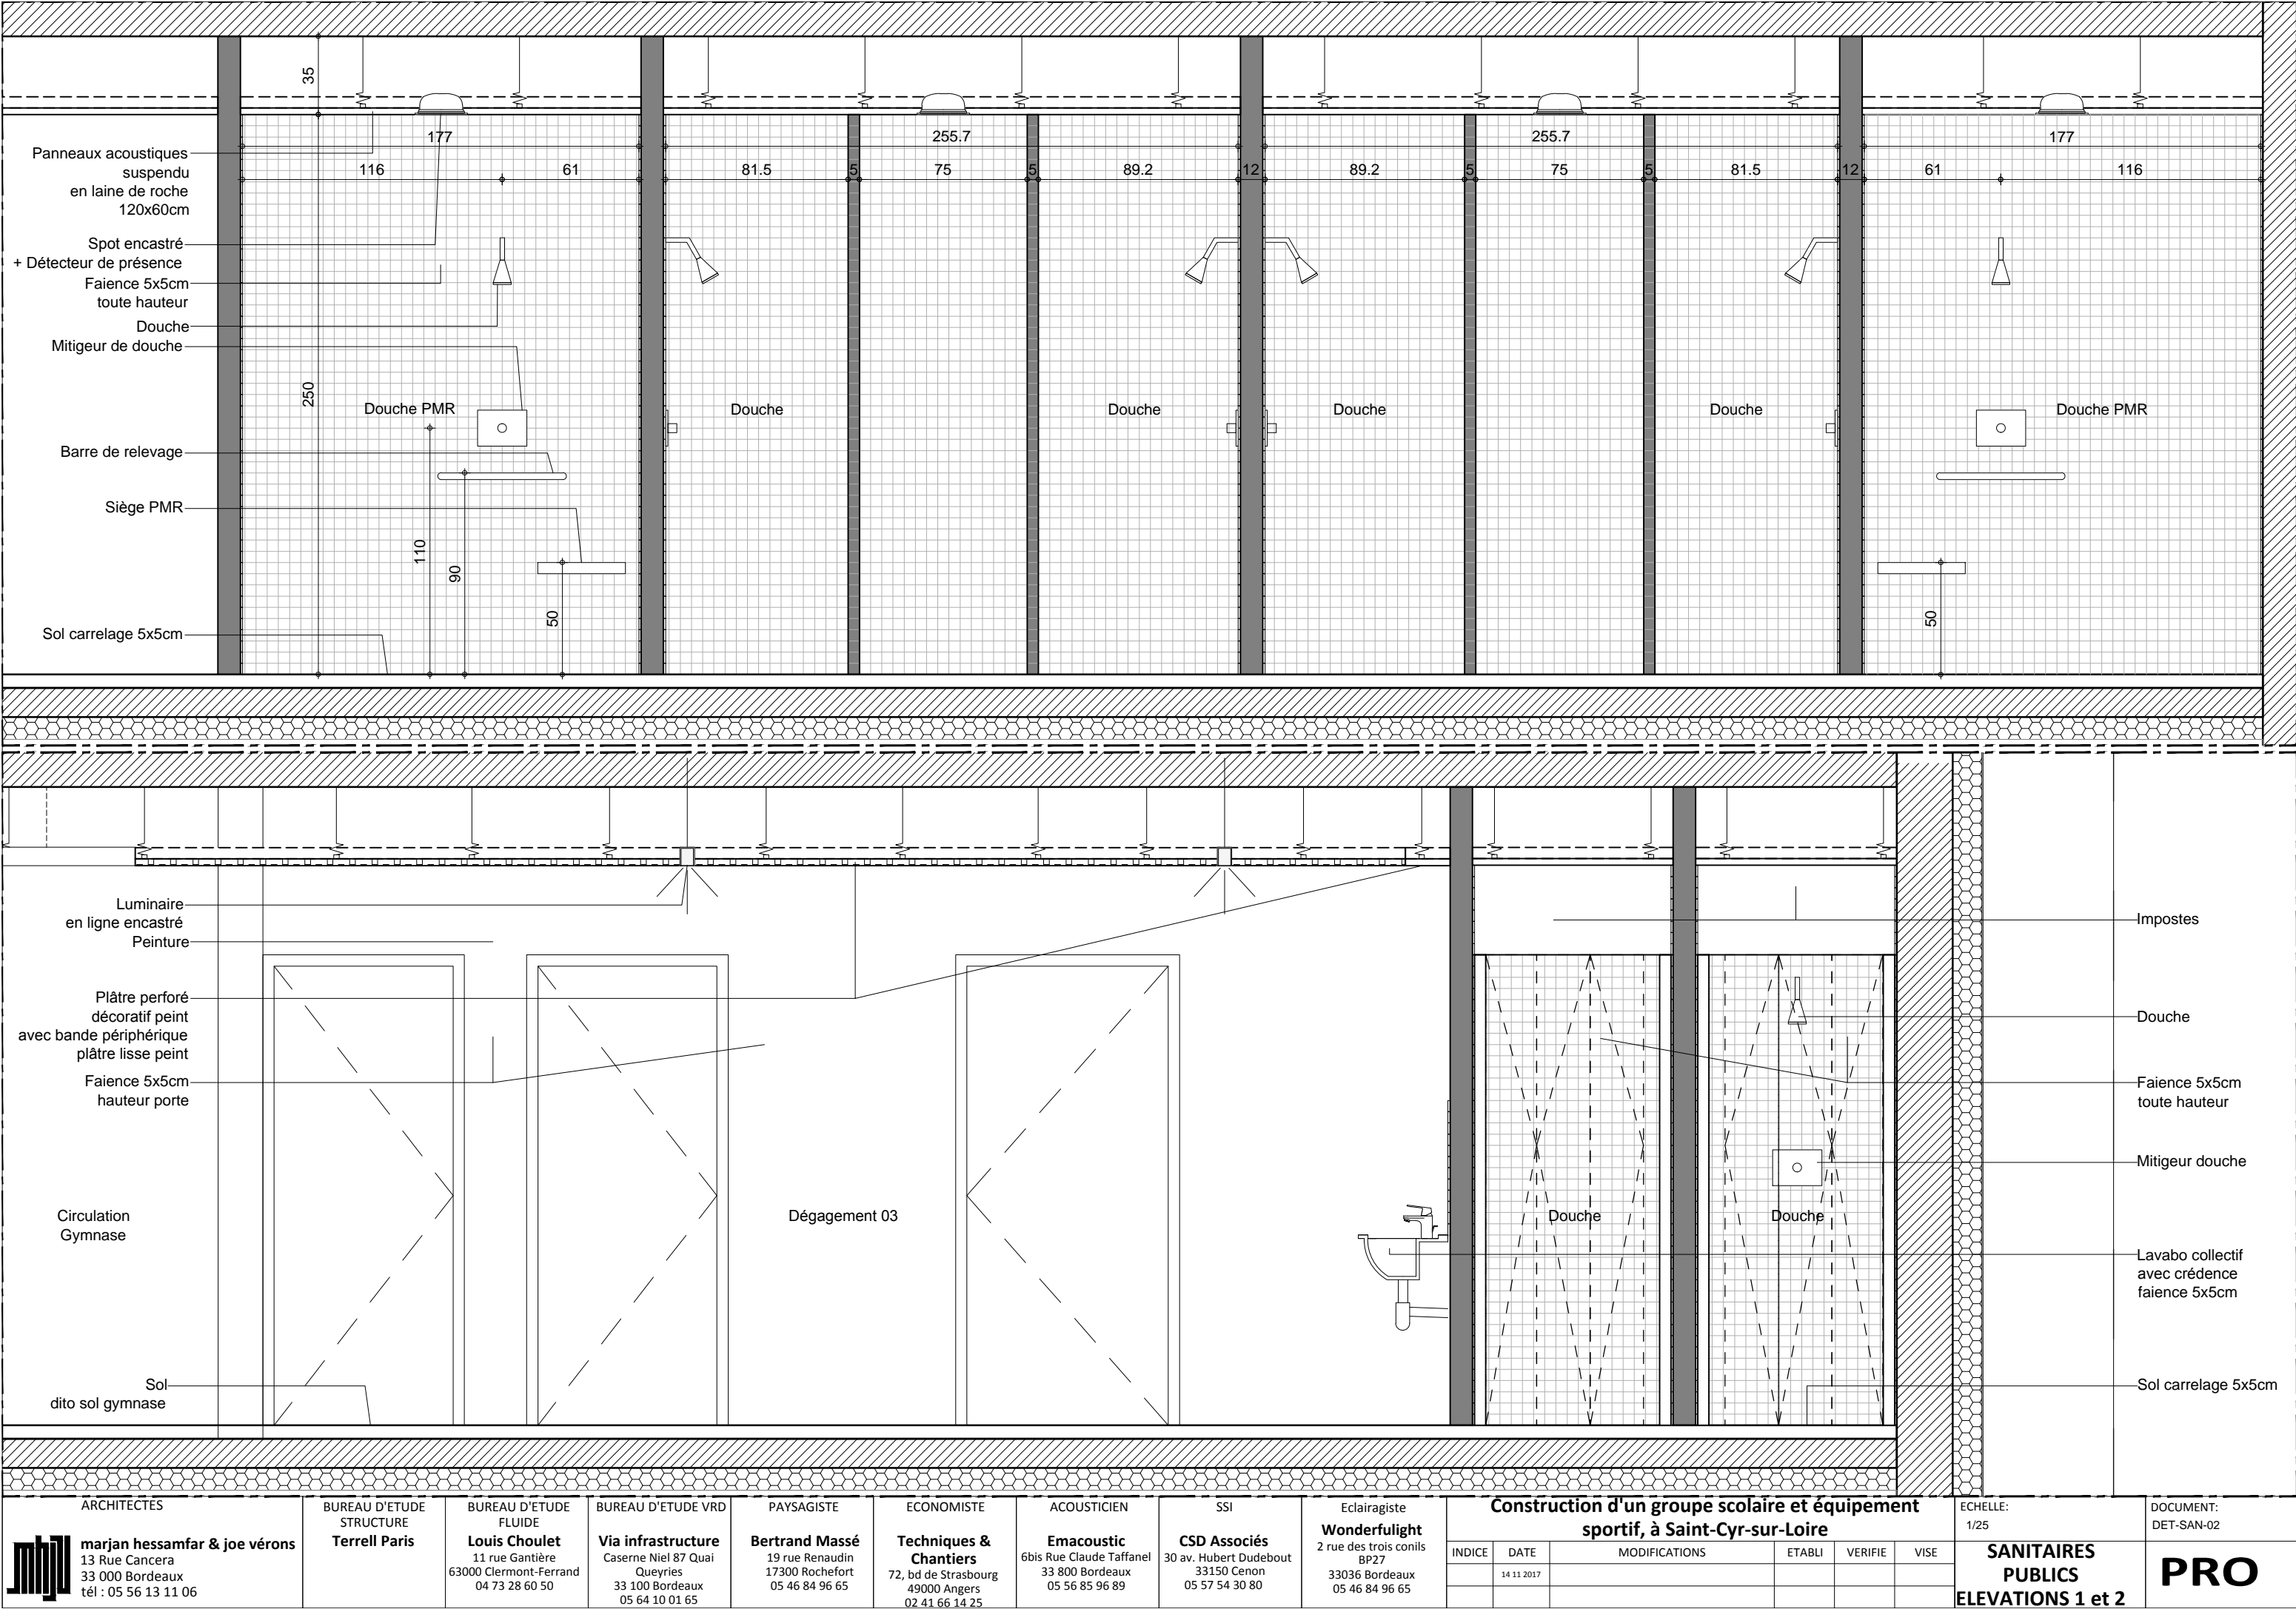



ARCHITECTES		BUREAU D'ETUDE STRUCTURE		BUREAU D'ETUDE FLUIDE		BUREAU D'ETUDE VRD		PAYSAGISTE		ECONOMISTE		ACOUSTICIEN		SSI		Eclairagiste		Construction d'un groupe scolaire et équipement sportif, à Saint-Cyr-sur-Loire						ECHELLE: 1/25		DOCUMENT: DET-SAN-02	
 marjan hessamfar & joe vérons 13 Rue Cancera 33 000 Bordeaux tél : 05 56 13 11 06		BUREAU D'ETUDE STRUCTURE Terrell Paris		Louis Choulet 11 rue Gantière 63000 Clermont-Ferrand 04 73 28 60 50		Via infrastructure Caserne Niel 87 Quai Queyries 33 100 Bordeaux 05 64 10 01 65		Bertrand Massé 19 rue Renaudin 17300 Rochefort 05 46 84 96 65		Techniques & Chantiers 72, bd de Strasbourg 49000 Angers 02 41 66 14 25		Emacoustic 6bis Rue Claude Taffanel 33 800 Bordeaux 05 56 85 96 89		CSD Associés 30 av. Hubert Dudebout 33150 Cenon 05 57 54 30 80		Wonderfulight 2 rue des trois conils BP27 33036 Bordeaux 05 46 84 96 65								SANITAIRES PUBLICS ELEVATIONS 1 et 2		PRO	
INDICE		DATE		MODIFICATIONS		ETABLI		VERIFIE		VISE																	
		14 11 2017																									

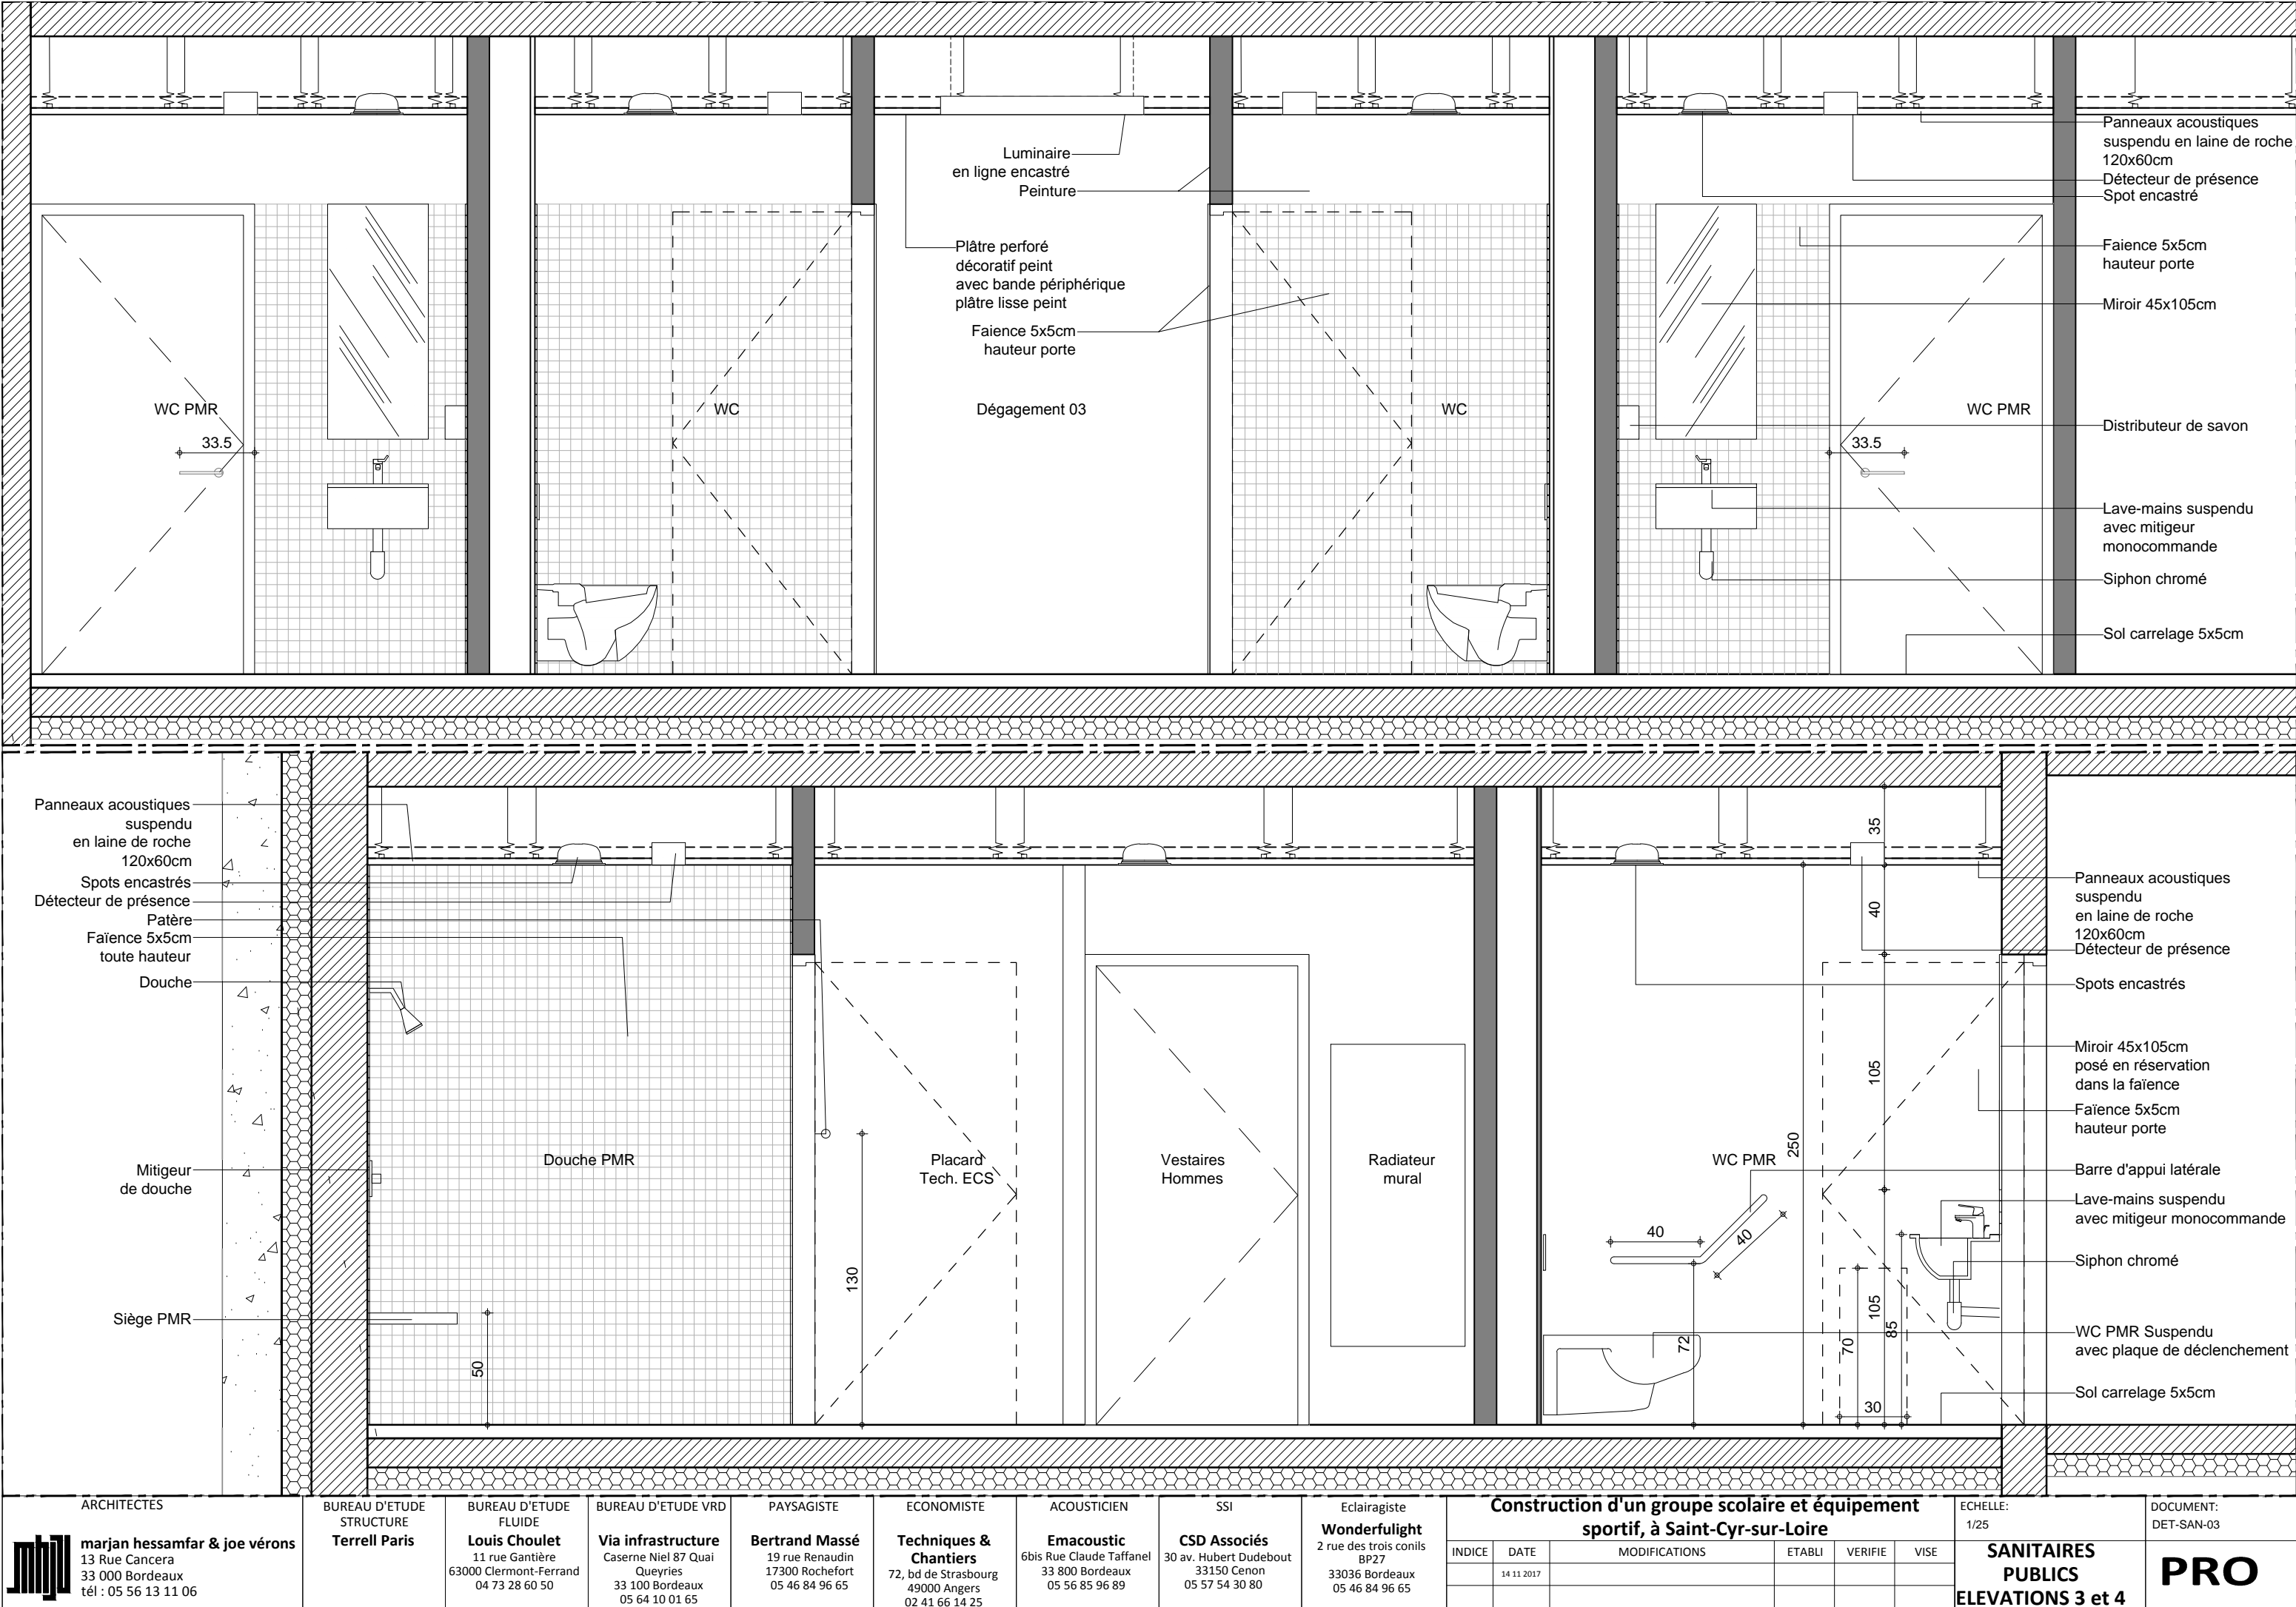

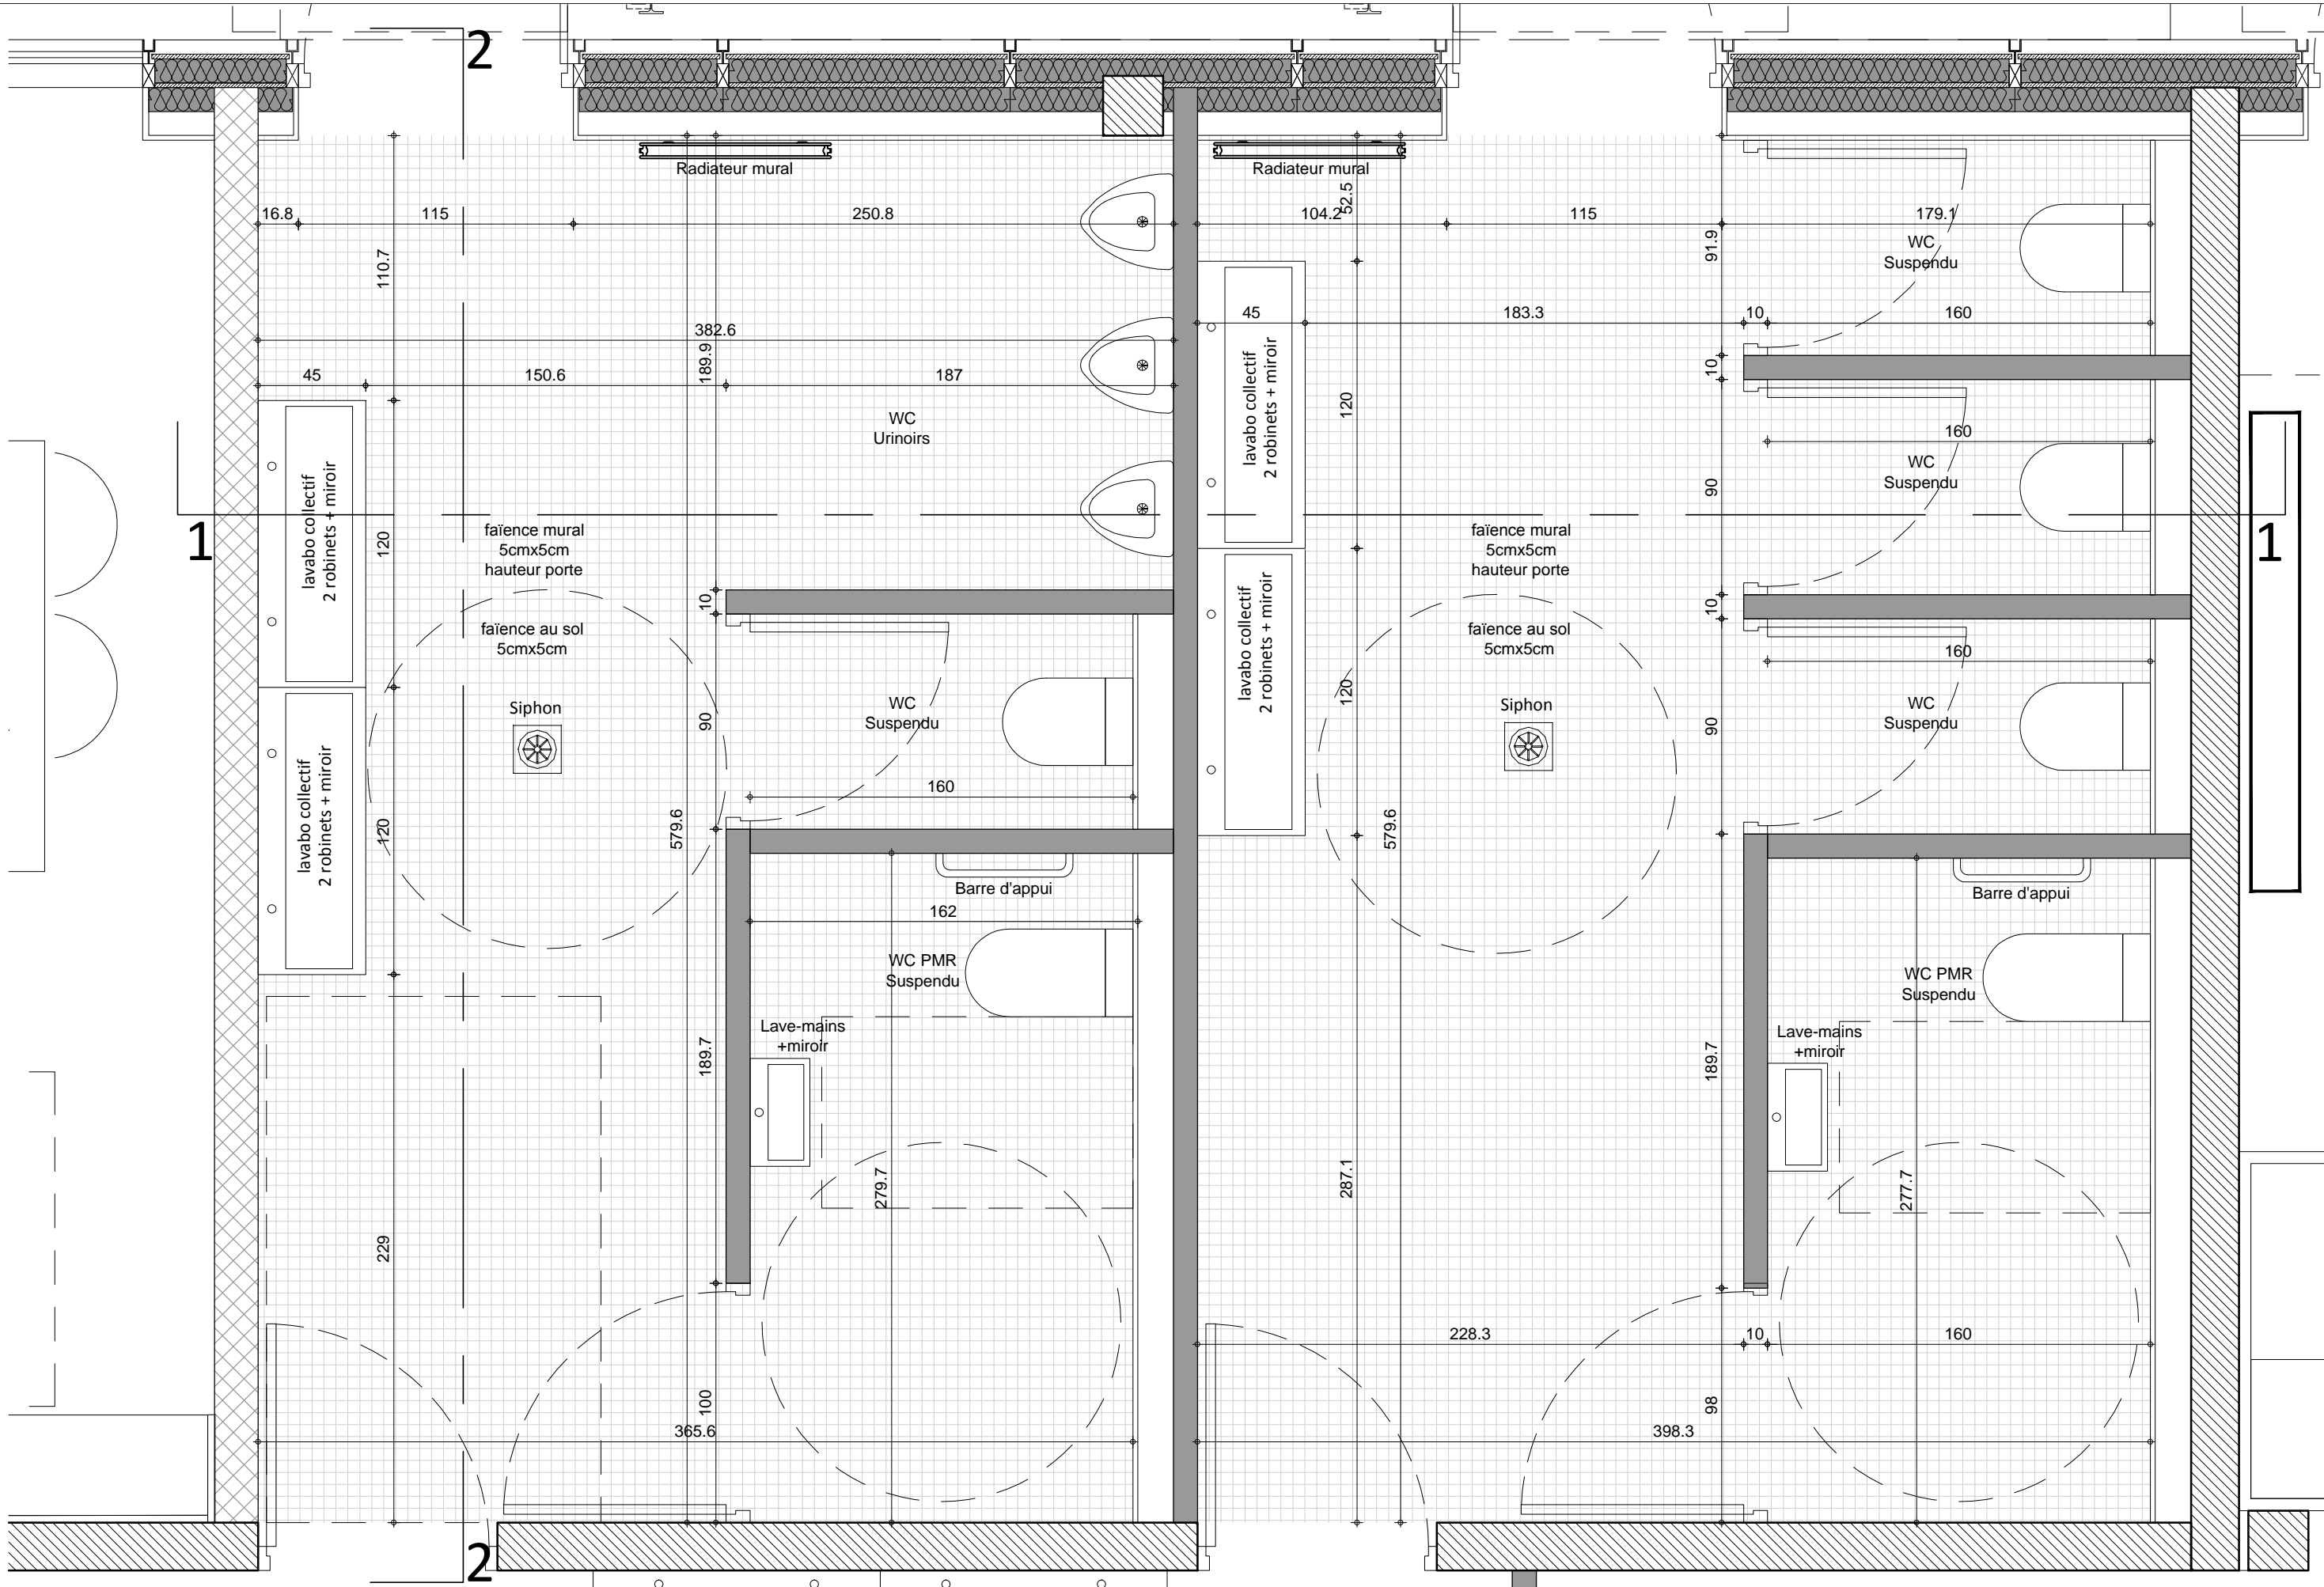

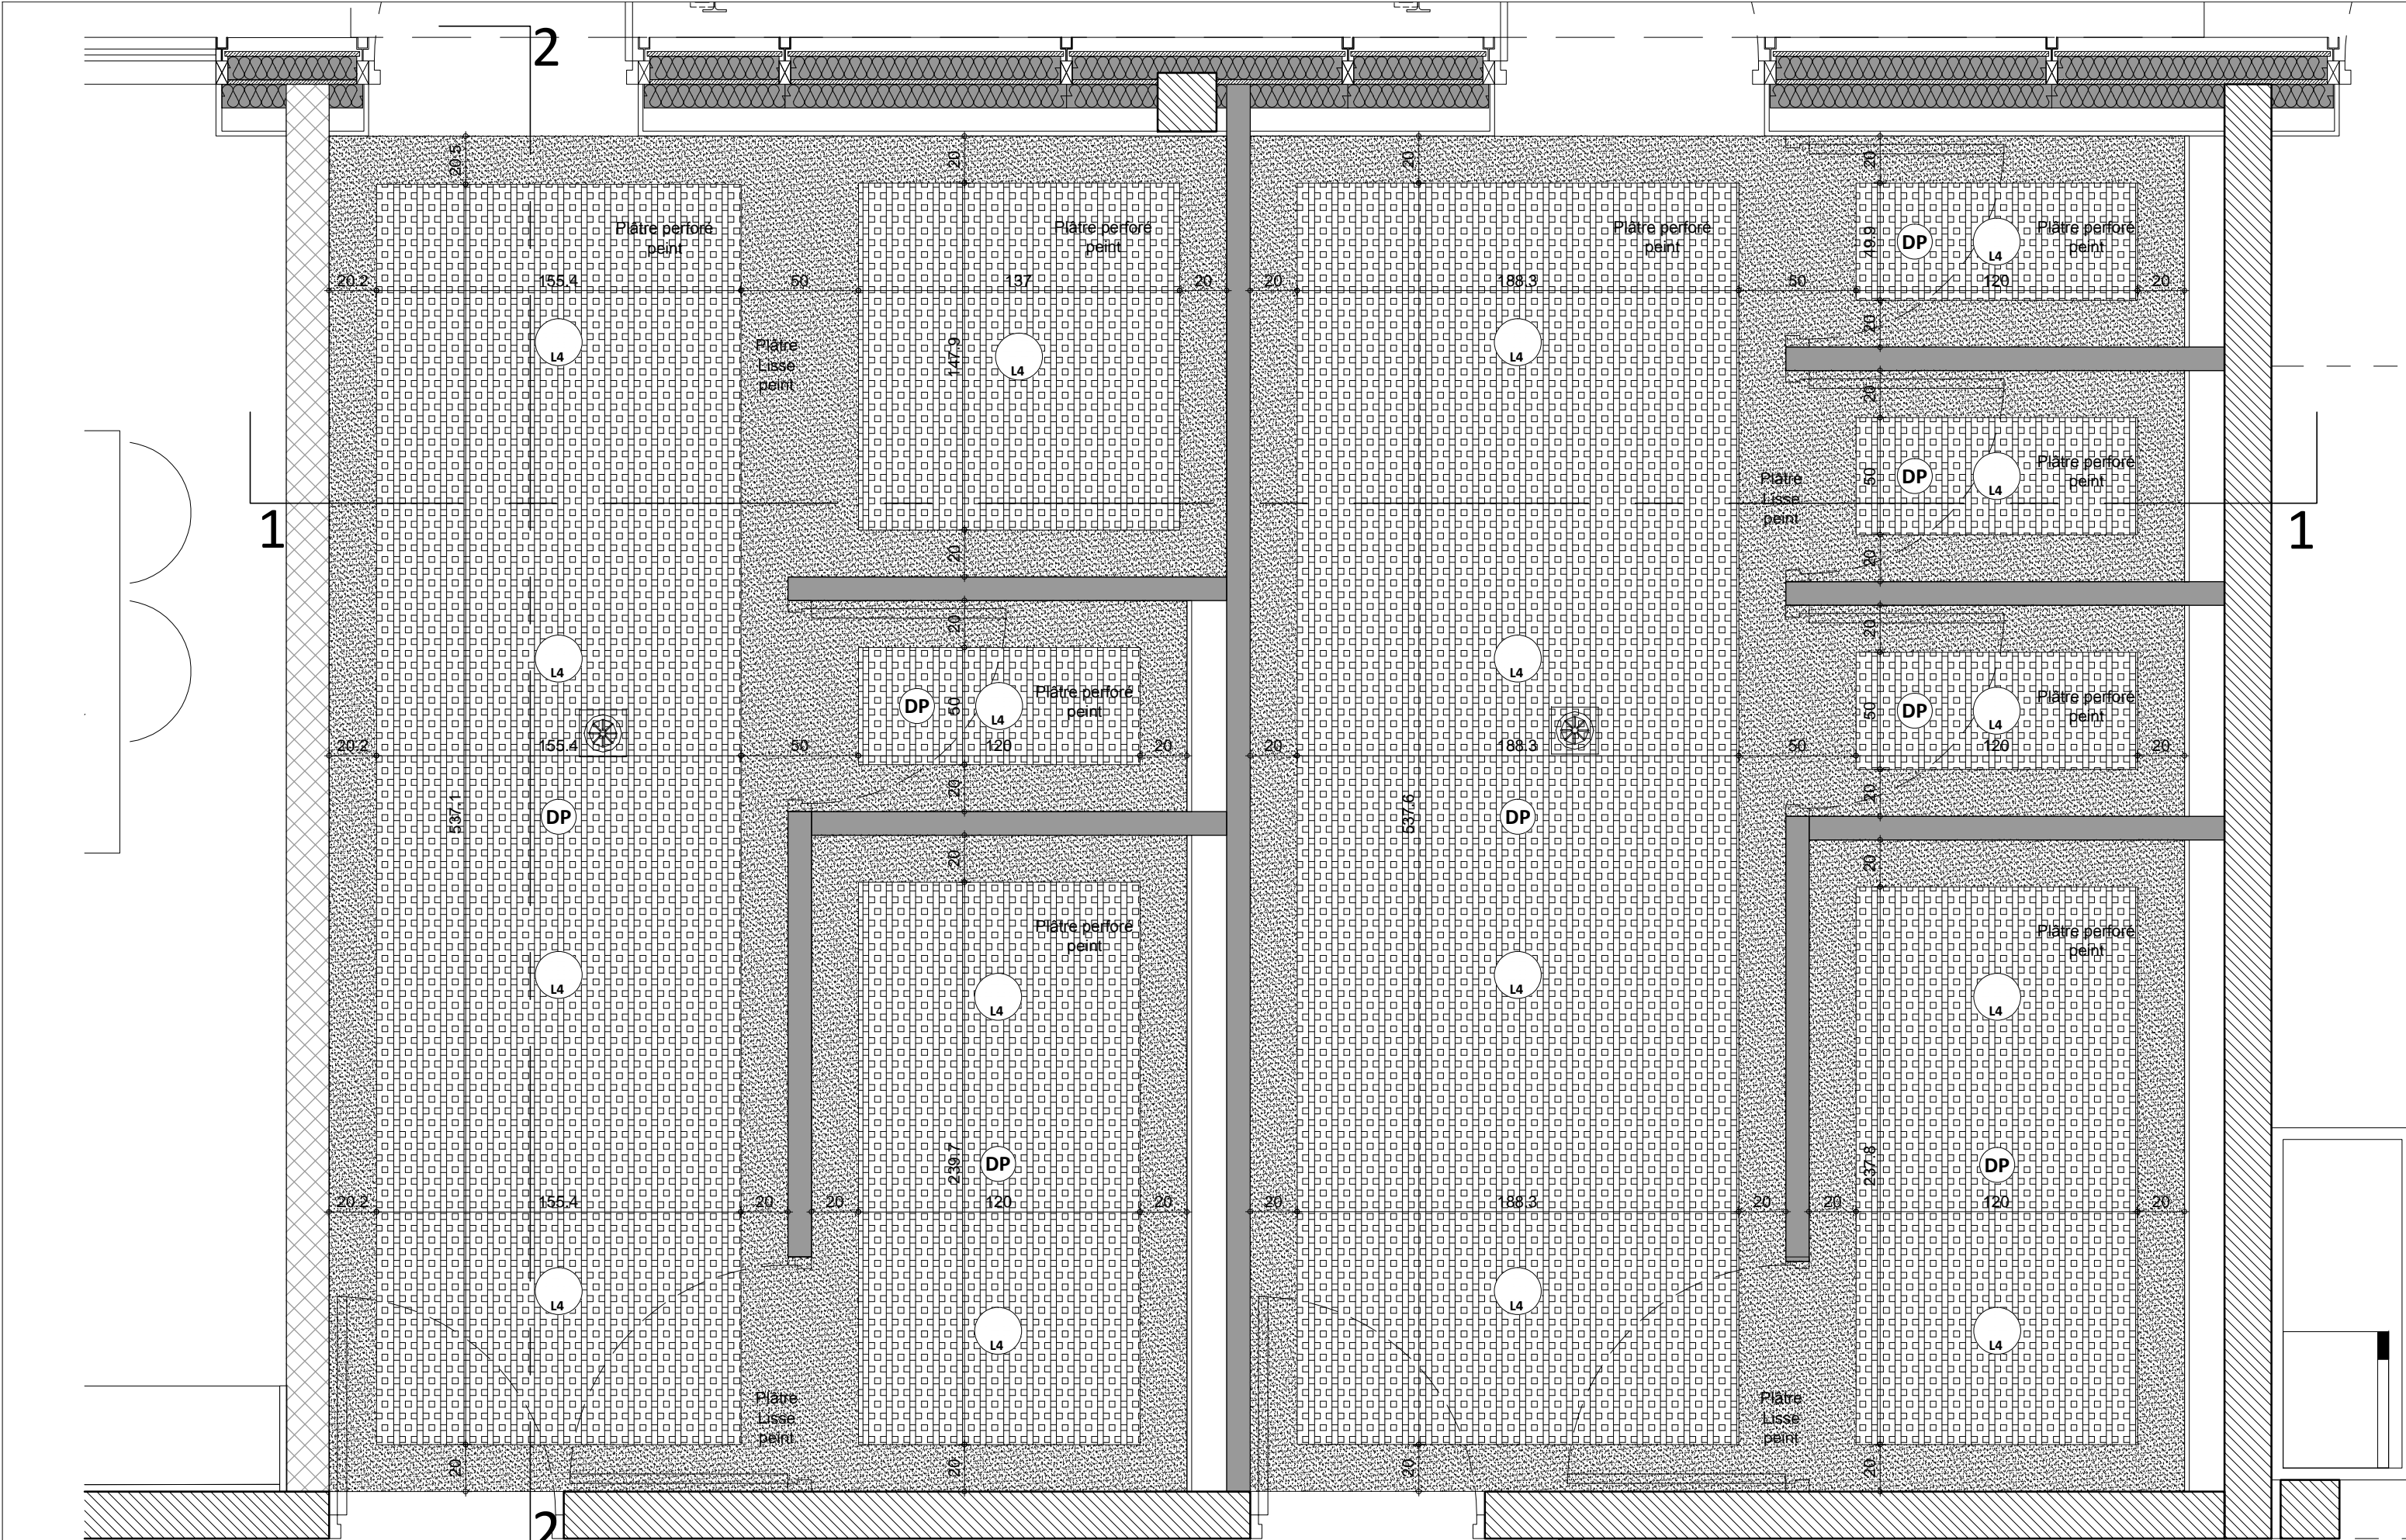

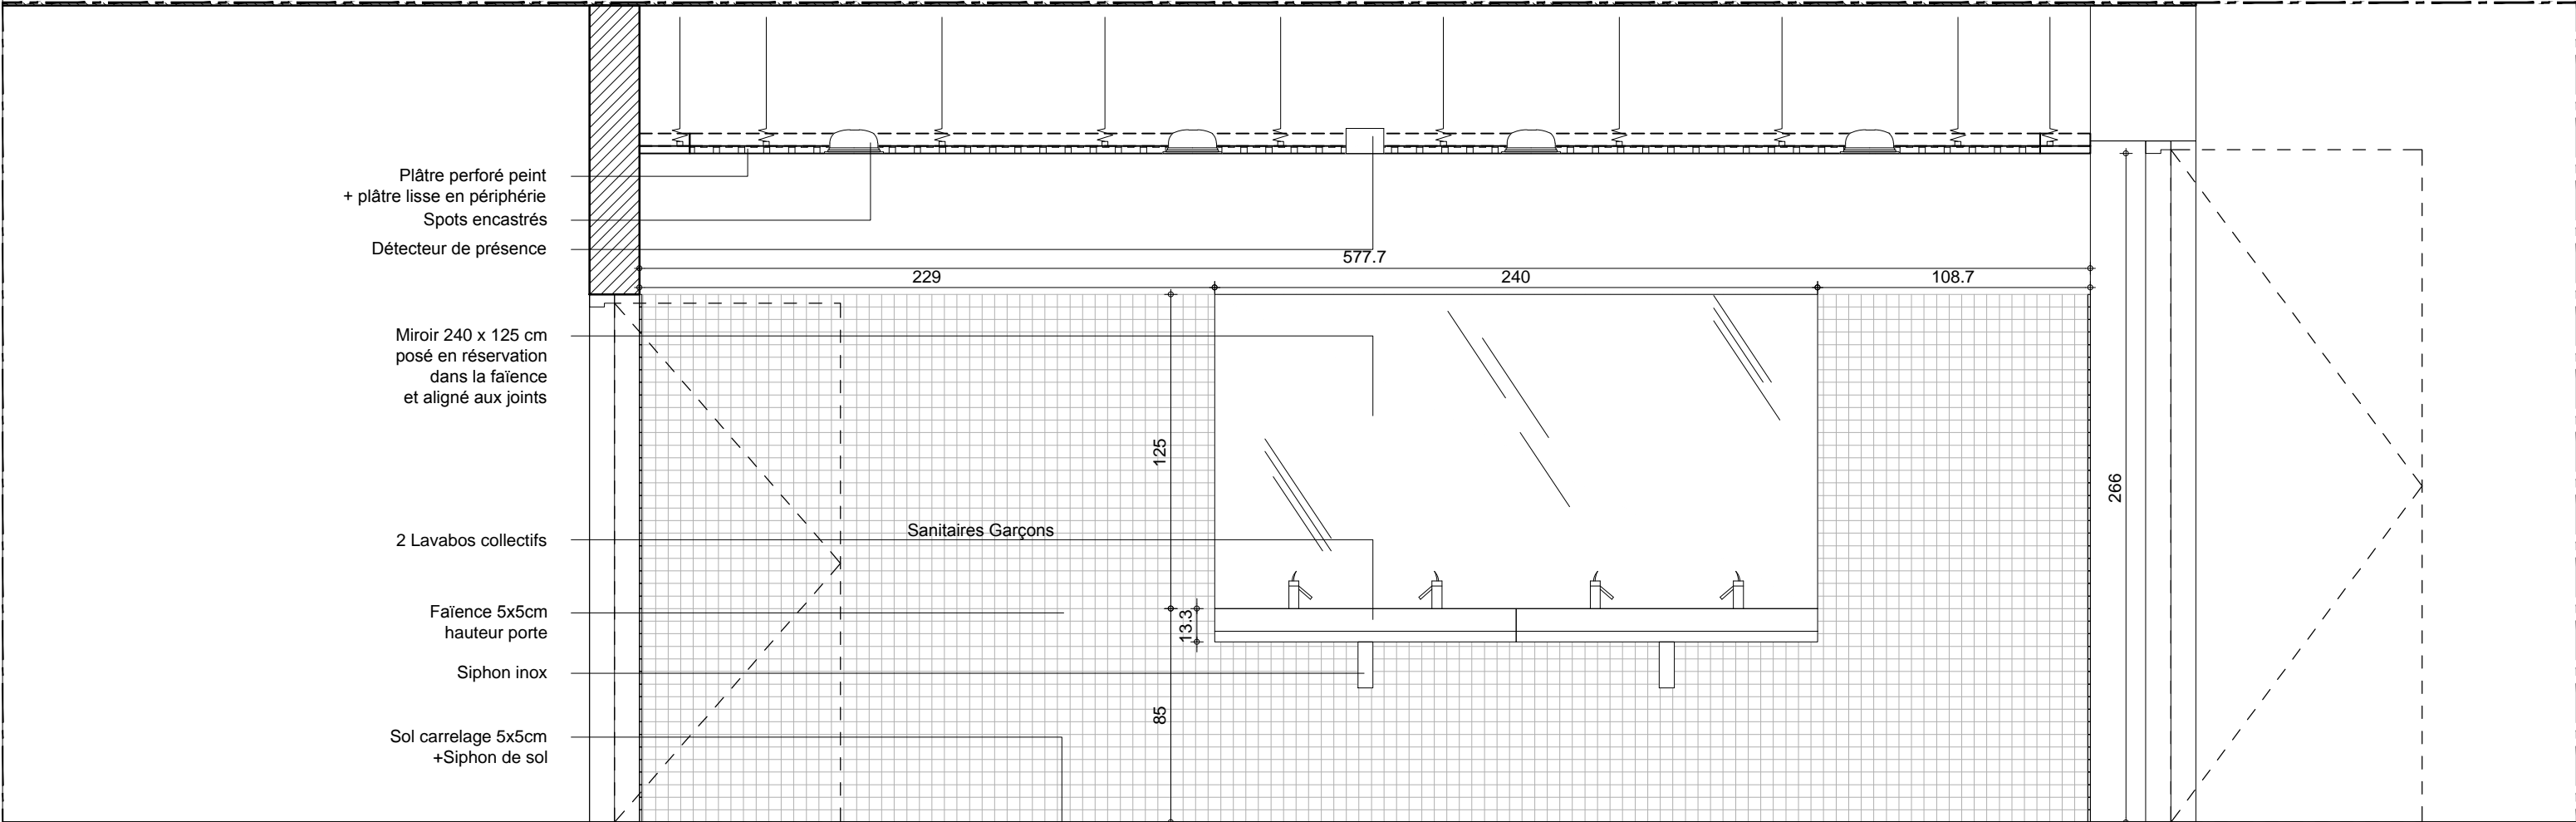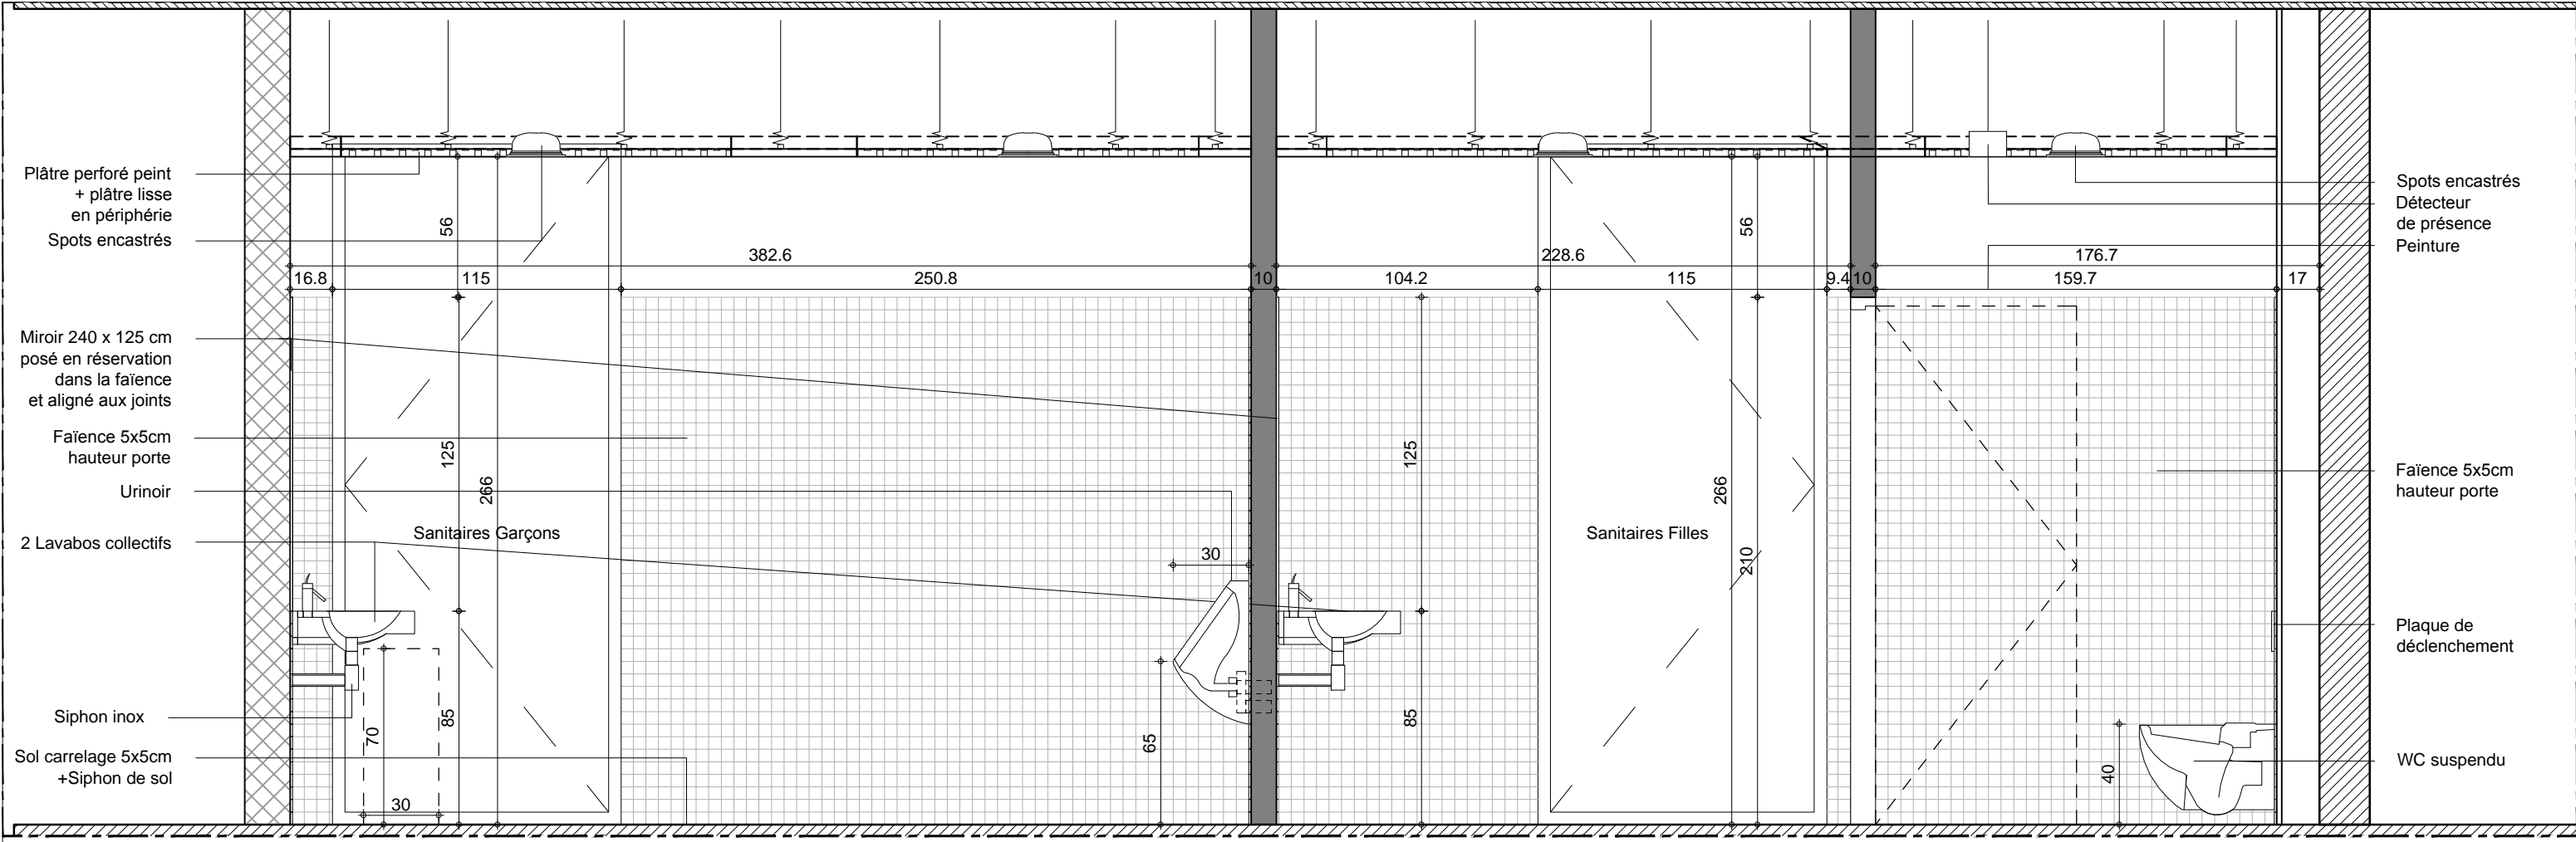

ARCHITECTES <div></div> marjan hessamfar & joe vérons 13 Rue Cancera 33 000 Bordeaux tél : 05 56 13 11 06		BUREAU D'ETUDE STRUCTURE Terrell Paris	BUREAU D'ETUDE FLUIDE Louis Choulet 11 rue Gantière 63000 Clermont-Ferrand 04 73 28 60 50	BUREAU D'ETUDE VRD Via infrastructure Caserne Niel 87 Quai Queyries 33 100 Bordeaux 05 64 10 01 65	PAYSAGISTE Bertrand Massé 19 rue Renaudin 17300 Rochefort 05 46 84 96 65	ECONOMISTE Techniques & Chantiers 72, bd de Strasbourg 49000 Angers 02 41 66 14 25	ACOUSTICIEN Emacoustic 6bis Rue Claude Taffanel 33 800 Bordeaux 05 56 85 96 89	SSI CSD Associés 30 av. Hubert Dudebout 33150 Cenon 05 57 54 30 80	Eclairagiste Wonderfulight 2 rue des trois conils BP27 33036 Bordeaux 05 46 84 96 65	Construction d'un groupe scolaire et équipement sportif, à Saint-Cyr-sur-Loire					ECHELLE: 1/25	DOCUMENT: DET-SAN-08
INDICE		DATE	MODIFICATIONS			ETABLI	VERIFIE	VISE	SANITAIRES ELEMENTAIRE ELEVATION 1 et 2			PRO				
		14 11 2017														